



ODDĚLENÍ III
PŘÍSTAVBA - místnost č. 1.16

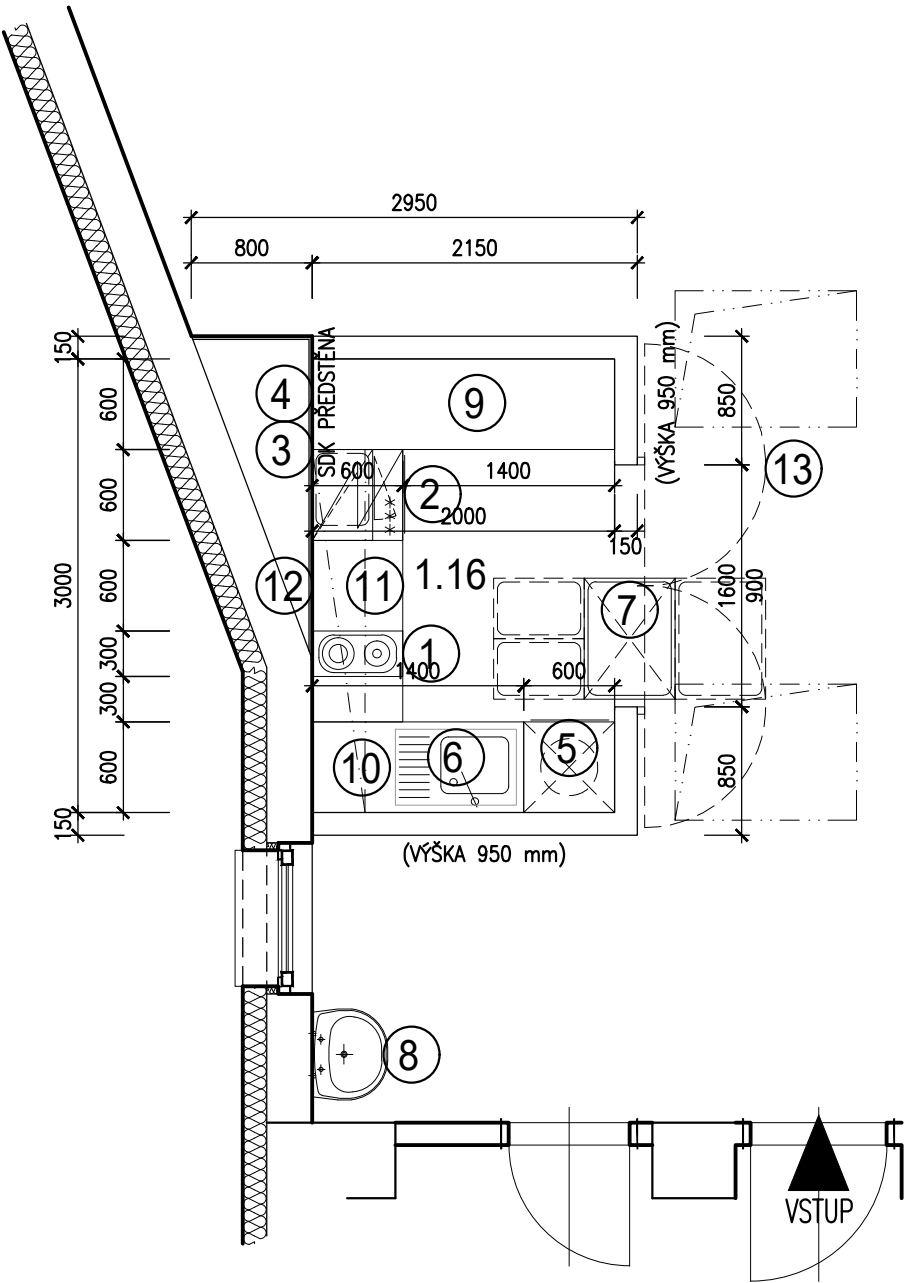

ODDĚLENÍ I a II
PŮVODNÍ BUDOVA I. a II. NP - místnosti č. 1.07 a 2.06

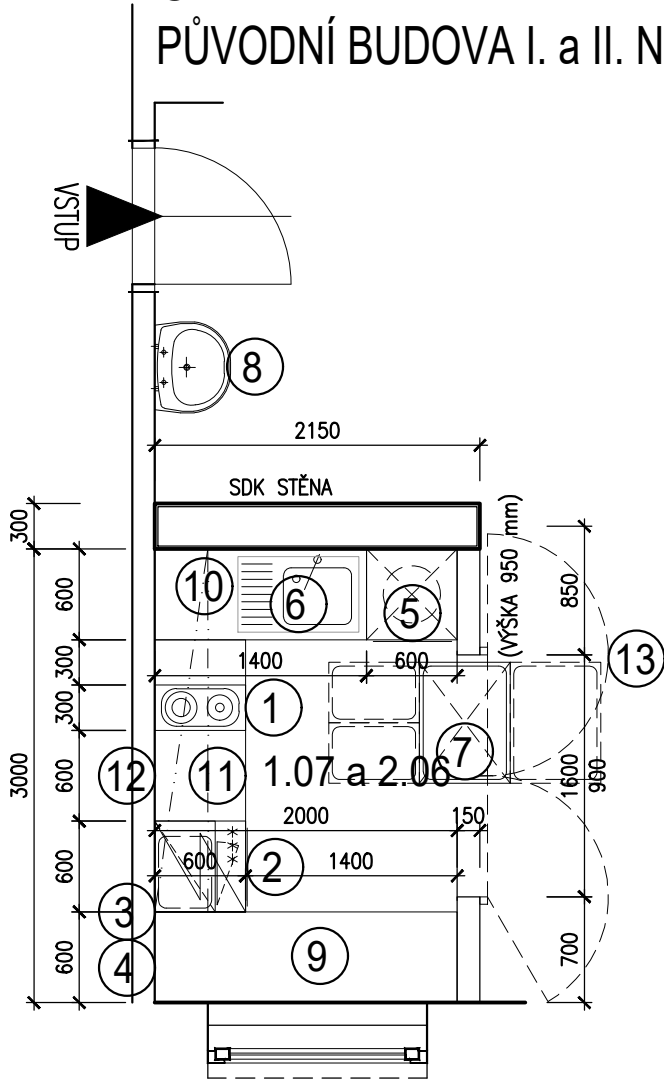



DISPOZICE VÝDEJE JÍDEL
M 1:50

LEGENDA VÝBAVY:

- NAVRHOVANÁ VÝBAVA PRO JEDNU VÝDEJNU JÍDEL

- 1 - ELEKTRICKÝ VAŘIČ /DVOUPLOTÝNKOVÝ/
- 2 - VESTAVNÁ CHLADNIČKA /600x600x800 mm/
- 3 - MIKROVLNNÁ TROUBA
- 4 - VĚTŠÍ RYCHLOVARNÁ KONVICE /nebo VĚTŠÍ TERMOS NA ČAJ/
- 5 - VESTAVNÁ MYČKA NA NÁDOBÍ - PROFI /600x600x820-850 mm/
- 6 - NEREZOVÝ KUCHŇSKÝ DŘEZ S ODKAPÁVACÍ PLOCHOU
- 7 - SKLOPNÝ PŘEVOZNÝ VÍCEÚČELOVÝ THERMOPORT /600x800x1000 mm/
- 8 - UMYVADLO /viz část ZTI/
- 9 - PRACOVNÍ - ODKLÁDACÍ STŮL /DESKA/ NA NOHÁCH BEZ POLIC A DVÍŘEK /DÉLKA 2000 mm/
- 10 - PRACOVNÍ STŮL /SKŘÍŇKA/ S POLICÍ A DVÍŘKY K MYČCE S DŘEZEM /DÉLKA 2000 mm/
- 11 - PRACOVNÍ PLOCHA S DOLNÍMI SKŘÍŇKAMI S POLICEMI A ŠUPLÍKOVOU SEKCI /DÉLKA 1800 mm/
- 12 - HORNÍ SKŘÍŇKY S POLICEMI A DIGESTOŘI /DÉLKA 2400 mm/. vč. DIGESTOŘE
- 13 - JEDNODUCHÁ DVÍŘKA DVOUKŘÍDLOVÁ SE ZÁSTRČKOU-ARETACÍ /ROZMĚR 1600/900 mm/

IND	POPIS ZMĚNY	DATUM	PROVEDL
<div><div><div>Spektra PRO spol. s r.o. www.spektrapro.cz</div></div><div><ul style="list-style-type: none">PROJEKCEENGINEERINGREALIZACE STAVEB</div></div>			
Odběratel	Město Beroun, Husovo nám. č.p. 68, 266 01 Beroun		
Zakázka	MŠ VRCHLICKÉHO č.p. 63, BEROUN		
Stupeň Dokumentace pro realizaci stavby /DPS/	Datum 10/2021	Z.č. 4633 – 07 – 031	
Objekt	Jednatel společnosti	Ing. Martin Dejdar	
Část D. DOKUMENTACE OBJEKTŮ, TECHN. a TECHNOLOG. ZAŘÍZENÍ	Hlavní inženýr projektu	Ing. Martin Dejdar	
Díl D1.4. TECHNIKA PROSTŘEDÍ – D1.4-9. VYBAVENÍ VÝDEJE JÍDEL	Projektant	Ing. Vladimír Votruba	
Název výkresu SCHEMA VYBAVENÍ VÝDEJE JÍDEL – PŮDORYSY /místnosti č. 1.07; 1.16 a 2.06/	Formát 2 A4	Číslo výkresu D1.4–9.10	
	Měřítko 1:50		
Soubor : 		Datum vykreslení : 