




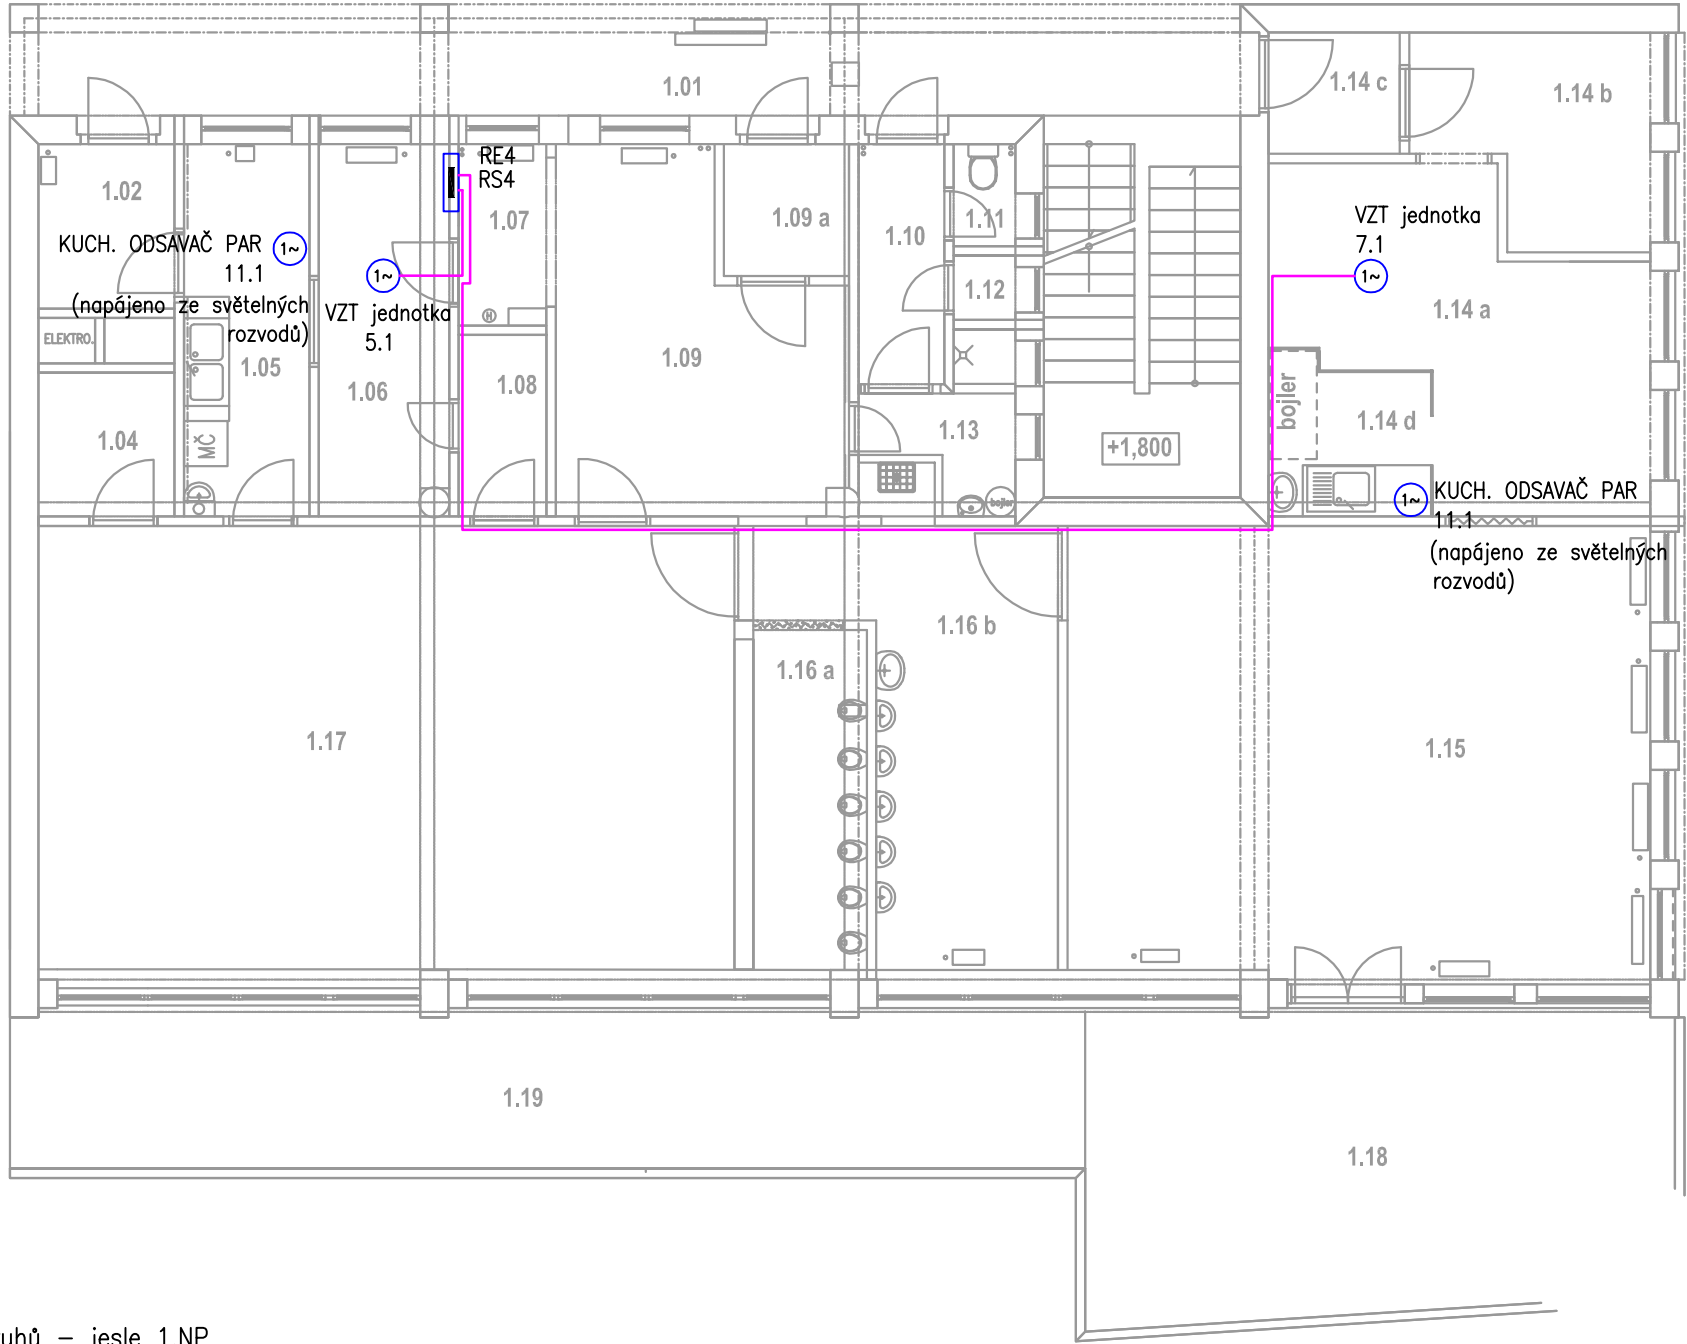

JESLE 1.N.P.



LEGENDA ZNAČEK:

- RS4  rozvaděč pro napájení okruhů – jesle 1.NP
nový v rámci rekonstrukce elektroinstalace (PD Beroun, MŠ Pod Homolkou – technické instalace)
- RE4  elektroměrový rozvaděč – jesle
-  kabelová trasa – jeden kabel v trase, pod omítkou
-  zařízení VZT s napájením 230V/50Hz (číslo dle PD VZT)

POZNÁMKA:

- VZT JEDNOTKY BUDOU NAPÁJENY KABELY CYKY-J 3x4 mm
Z PŘÍSLUŠNÝCH ROZVADĚČŮ
- VÝVODY PRO VZT JEDNOTKY BUDOU JIŠTĚNY JISTIČI 20A/char.C
- ODSÁVAČE PAR V KUCHYNÍCH BUDOU NAPÁJENY ZE SVĚTLNÝCH OKRUHŮ
(PD Beroun, MŠ Pod Homolkou – technické instalace)

NAPĚŤOVÁ SOUSTAVA: 3NPE ~50Hz,400/230V TN-C-S
OCHRANA PŘED ÚRAZEM ELEKTRICKÝM PROUDEM:
AUTOMATICKÝ ODPOJENÍM OD ZDROJE A POSPOJOVÁNÍM
DLE ČSN 33 2000-4-41 ed.2

Revize: 0

Elektro Bohuněk		ČKAIT 0402248
Bc. Pavel Bohuněk, Neštémická 27, 400 07 Ústí n.L.		IČO: 02229366
Vypracoval:	Bc. Pavel Bohuněk	DraftSight V1R5
Hl. inženýr projektu:	Ing. Martin Gazda	Formát: Výkres A3
Kontroloval:	Patrik Schoř	Stupeň: DPS
Investor: Město Beroun, Husovo nám.68 Beroun - centrum 266 01		Datum: 03/2017
Akce: Beroun, MŠ Pod Homolkou		Měřítko: 1:100
Část: D.1.4.2 Zařízení silnoproudé elektrotechniky pro VZT		Zak.č.: P17015
Název: Napájení VZT - Pavilon jesle 1.NP		Výkres č.: 2.03