


Půdorys 2.NP

m 1:50

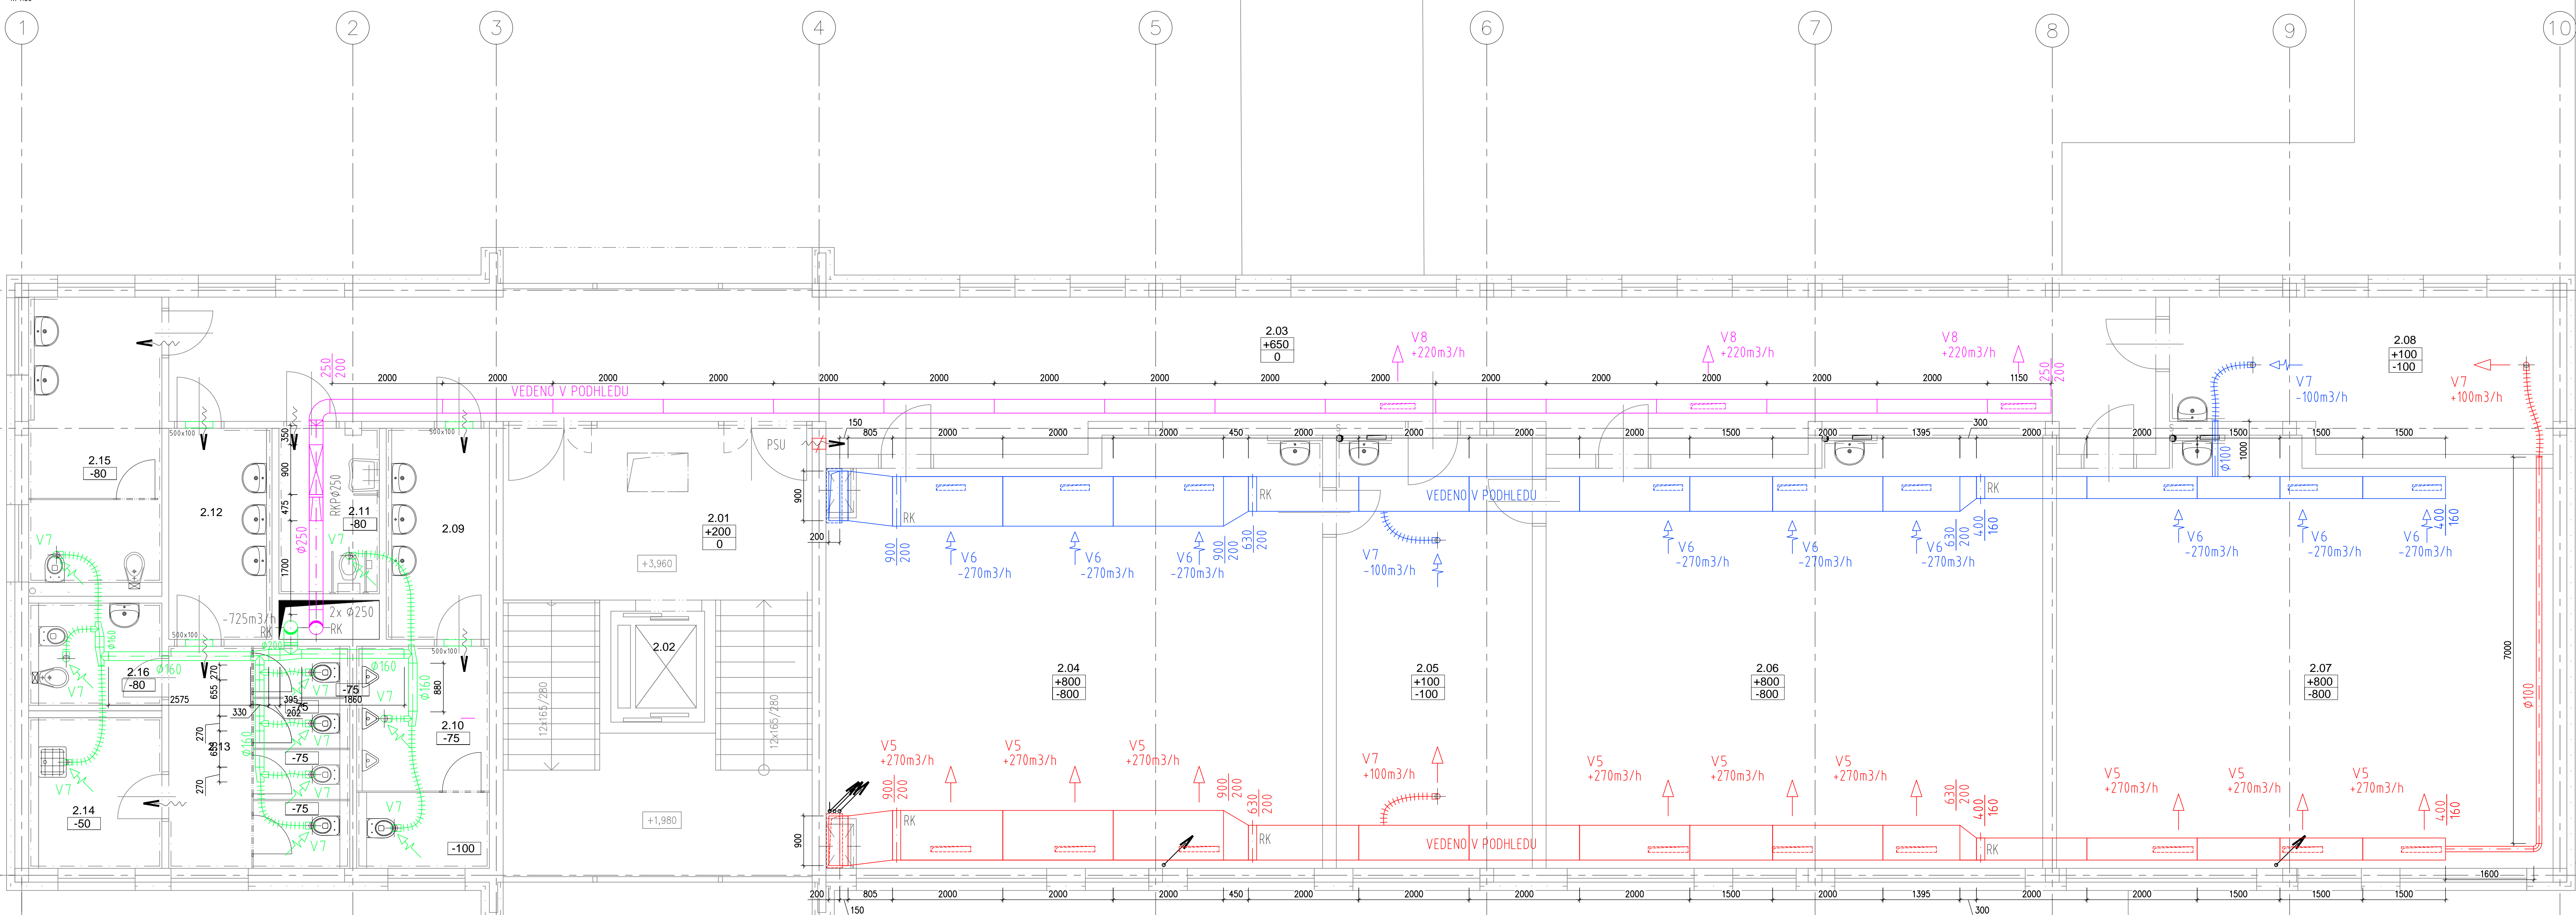

| Tabulka místností | | |
|-------------------|--------------------|-------------|
| Číslo | Jméno | Plocha [m²] |
| 2.01 | CHODBA | 17,64 |
| 2.02 | VÝTAH | 3,42 |
| 2.03 | CHODBA | 87,77 |
| 2.04 | UČEBNA PŘÍRODOPISU | 67,65 |
| 2.05 | KABINET | 27,77 |
| 2.06 | UČEBNA JAZYKŮ | 67,55 |
| 2.07 | UČEBNA JAZYKŮ | 66,59 |
| 2.08 | KABINET | 18,22 |
| 2.09 | WC CHL. PŘEDSÍŇ | 6,77 |
| 2.10 | WC CHL. | 9,15 |
| 2.11 | WC IMOBILNÍ | 5,48 |
| 2.12 | WC DÍVKY PŘEDSÍŇ | 6,77 |
| 2.13 | WC DÍVKY | 12,48 |
| 2.14 | ÚKLID | 6,1 |
| 2.15 | WC UČITELÉ | 12,87 |
| 2.16 | HYGIENICKÁ KABINA | 4,13 |

Celková plocha [m²]: 420,35

LEGENDA:

- 100m/h přefuk
- prívod
- odvod
- odskok
- S.H. 2500 spodní hrana od podlahy
- H.H. 2800 horní hrana od podlahy
- H.H. -100 horní hrana od stropu
- 1.05 číslo pokoje
- +100 množství přiváděného vzduchu v m³/h
- 100 množství odváděného vzduchu v m³/h
- směr proudění vzduchu
- TEPELNÁ IZOLACE POTRUBÍ
- AKUSTICKÁ IZOLACE POTRUBÍ
- POŽÁRNÍ IZOLACE POTRUBÍ
- VZT 1 - odvod
- VZT 1 - přívod
- VZT 1 - sání
- VZT 1 - výfuk
- VZT 2 - odvod
- VZT 2 - přívod
- VZT 2 - výfuk
- flexo potrubí
- REGULAČNÍ KLAPKA S SERVOPOHONEM
- RUČNÍ REGULAČNÍ KLAPKA
- PROTIPOŽÁRNÍ KLAPKA
- REGULÁTOR VARIABILNÍHO PRŮTOKU
- REGULÁTOR KONSTANTNÍHO PRŮTOKU
- TLUMIČ HLUKU
- ZPĚTNÁ KLAPKA SAMOČINNÁ
- POŽÁRNÍ STĚNOVÝ UZÁVĚR
- 9.99a ČÍSLO ZAŘÍZENÍ



- PROJEKCE
- ENGINEERING
- REALIZACE STAVEB

| | | |
|--|--|------------------------------------|
| 266 01 Beroun 2, v. Hrádku 1548, +42 311 740 111, www.spektra-beroun.cz, spektra@spektra-beroun.cz | | |
| Objednatel | Město BEROUN, Husovo nám. č.p. 68, 266 43 BEROUN – CENTRUM | |
| Zakázka | PŘÍSTAVBA PAVILONU /odborně učebny/ 2. ZÁKLADNÍ ŠKOLA BEROUN | |
| Stupeň | Dokumentace pro výběr dodavatele /DVZ/ | Datum 06/2017 Z.č. 4258 – 08 – 031 |
| Objekt | Jednatel společnosti | Ing. Martin Dejdar |
| Část | Hlavní inženýr projektu | Ing. Martin Dejdar |
| Díl | Projektant | Ing. Boris Sebesta |
| Název výkresu | Formát 8x A4 | Číslo výkresu |
| PŮDORYS 2. NP | Měřítko 1:50 | D.1.4.2 16 |
| Soubor : | | Datum vykreslení : |