




ŘEZ

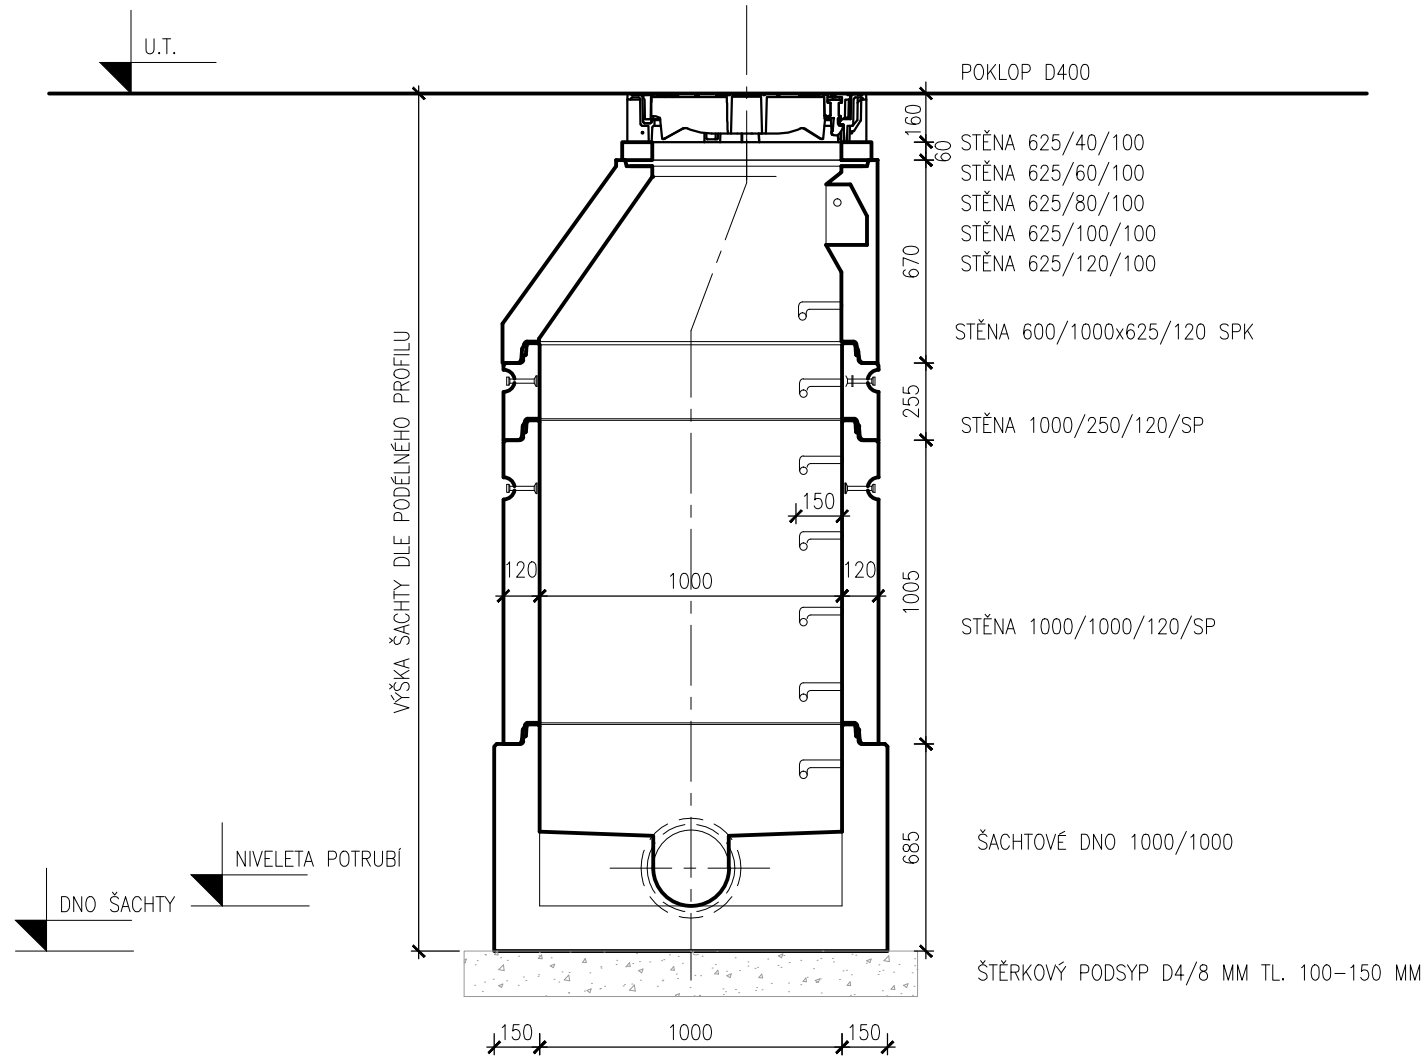

PŮDORYS

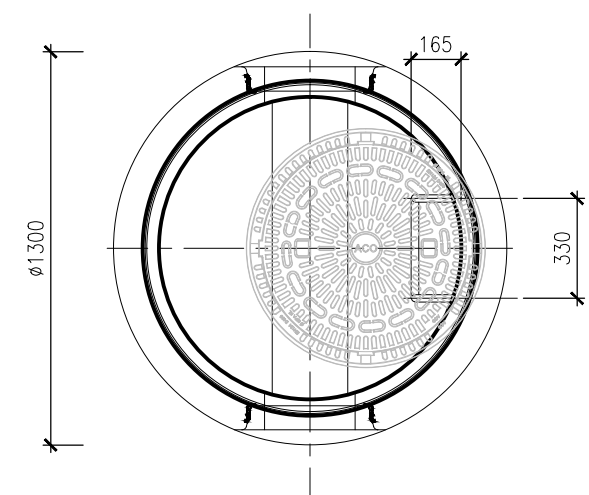

- PROJEKCE
- ENGINEERING
- REALIZACE STAVEB

Odběratel Město BEROUN, Husovo nám. č.p. 68, 266 43 BEROUN – CENTRUM		
Zakázka PŘÍSTAVBA PAVILONU /odborné učebny/ 2. ZÁKLADNÍ ŠKOLA BEROUN		
Stupeň Dokumentace pro výběr dodavatele stavby /DVZ/	Datum 06/2017	Z.č. 4258 – 08 – 031
Objekt	Jednatel společnosti	Ing. Martin Dejdar
Část D.1. Dokumentace stavebního objektu	Hlavní inženýr projektu	Ing. Martin Dejdar
Díl D.1.4.1 Zdravotné technické instalace	Projektant	p. Vladimír Obezin a kol
Název výkresu REVIZNÍ ŠACHTA DN 1000	Formát 2x A4	Číslo výkresu D.1.4.1.23
	Měřítko 1:25	
Soubor : 		Datum vykreslení : 