


Půdorys VZT\_1 - PŘÍVOD, 1.NP

m 1:50

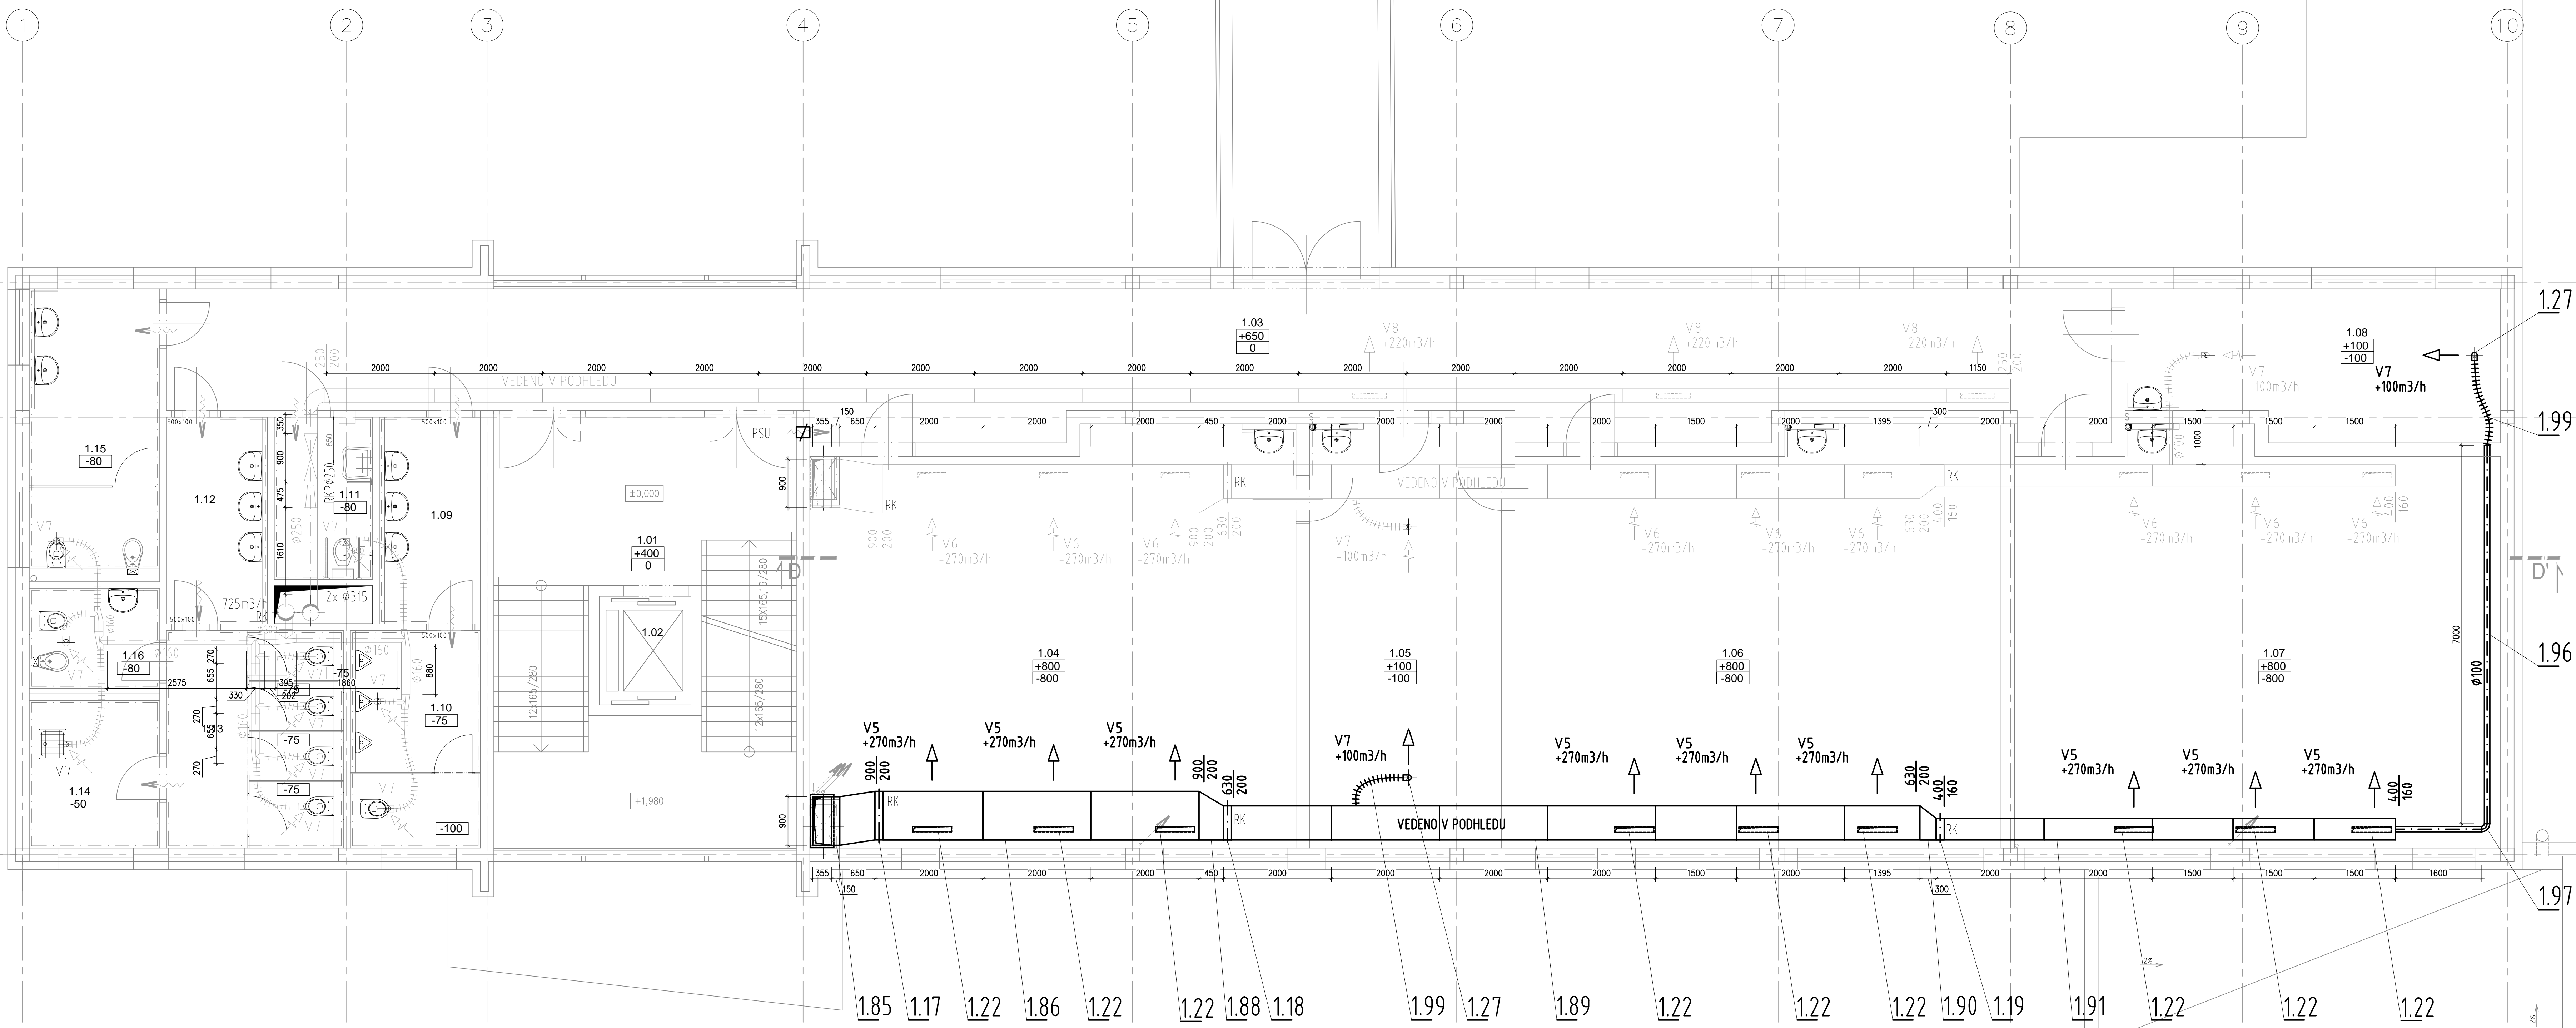


Číslo	Jméno	Plocha [m²]
1.01	SCHODIŠTĚ	40,63
1.02	VÝTAH	3,42
1.03	CHODBA	87,77
1.04	UČEBNA FYZIKY	87,45
1.05	KABINET	27,77
1.06	UČEBNA ZEMĚPISU	67,55
1.07	UČEBNA JAZYKŮ	66,59
1.08	KABINET	18,22
1.09	WC CHL.PŘEDSÍN.	8,77
1.10	WC CHL.	9,15
1.11	WC MOBILNÍ	5,48
1.12	WC DIVKY PŘEDSÍN.	6,77
1.13	WC DIVKY	12,48
1.14	OKLID	6,1
1.15	WC UČITELĚ	12,87
1.16	HYGIENICKÁ KABINA	4,13
1.17	CHODBA	71

Celková plocha [m²]: 514,34

Půdorys VZT\_1 - ODVOD, 1.NP

m 1:50

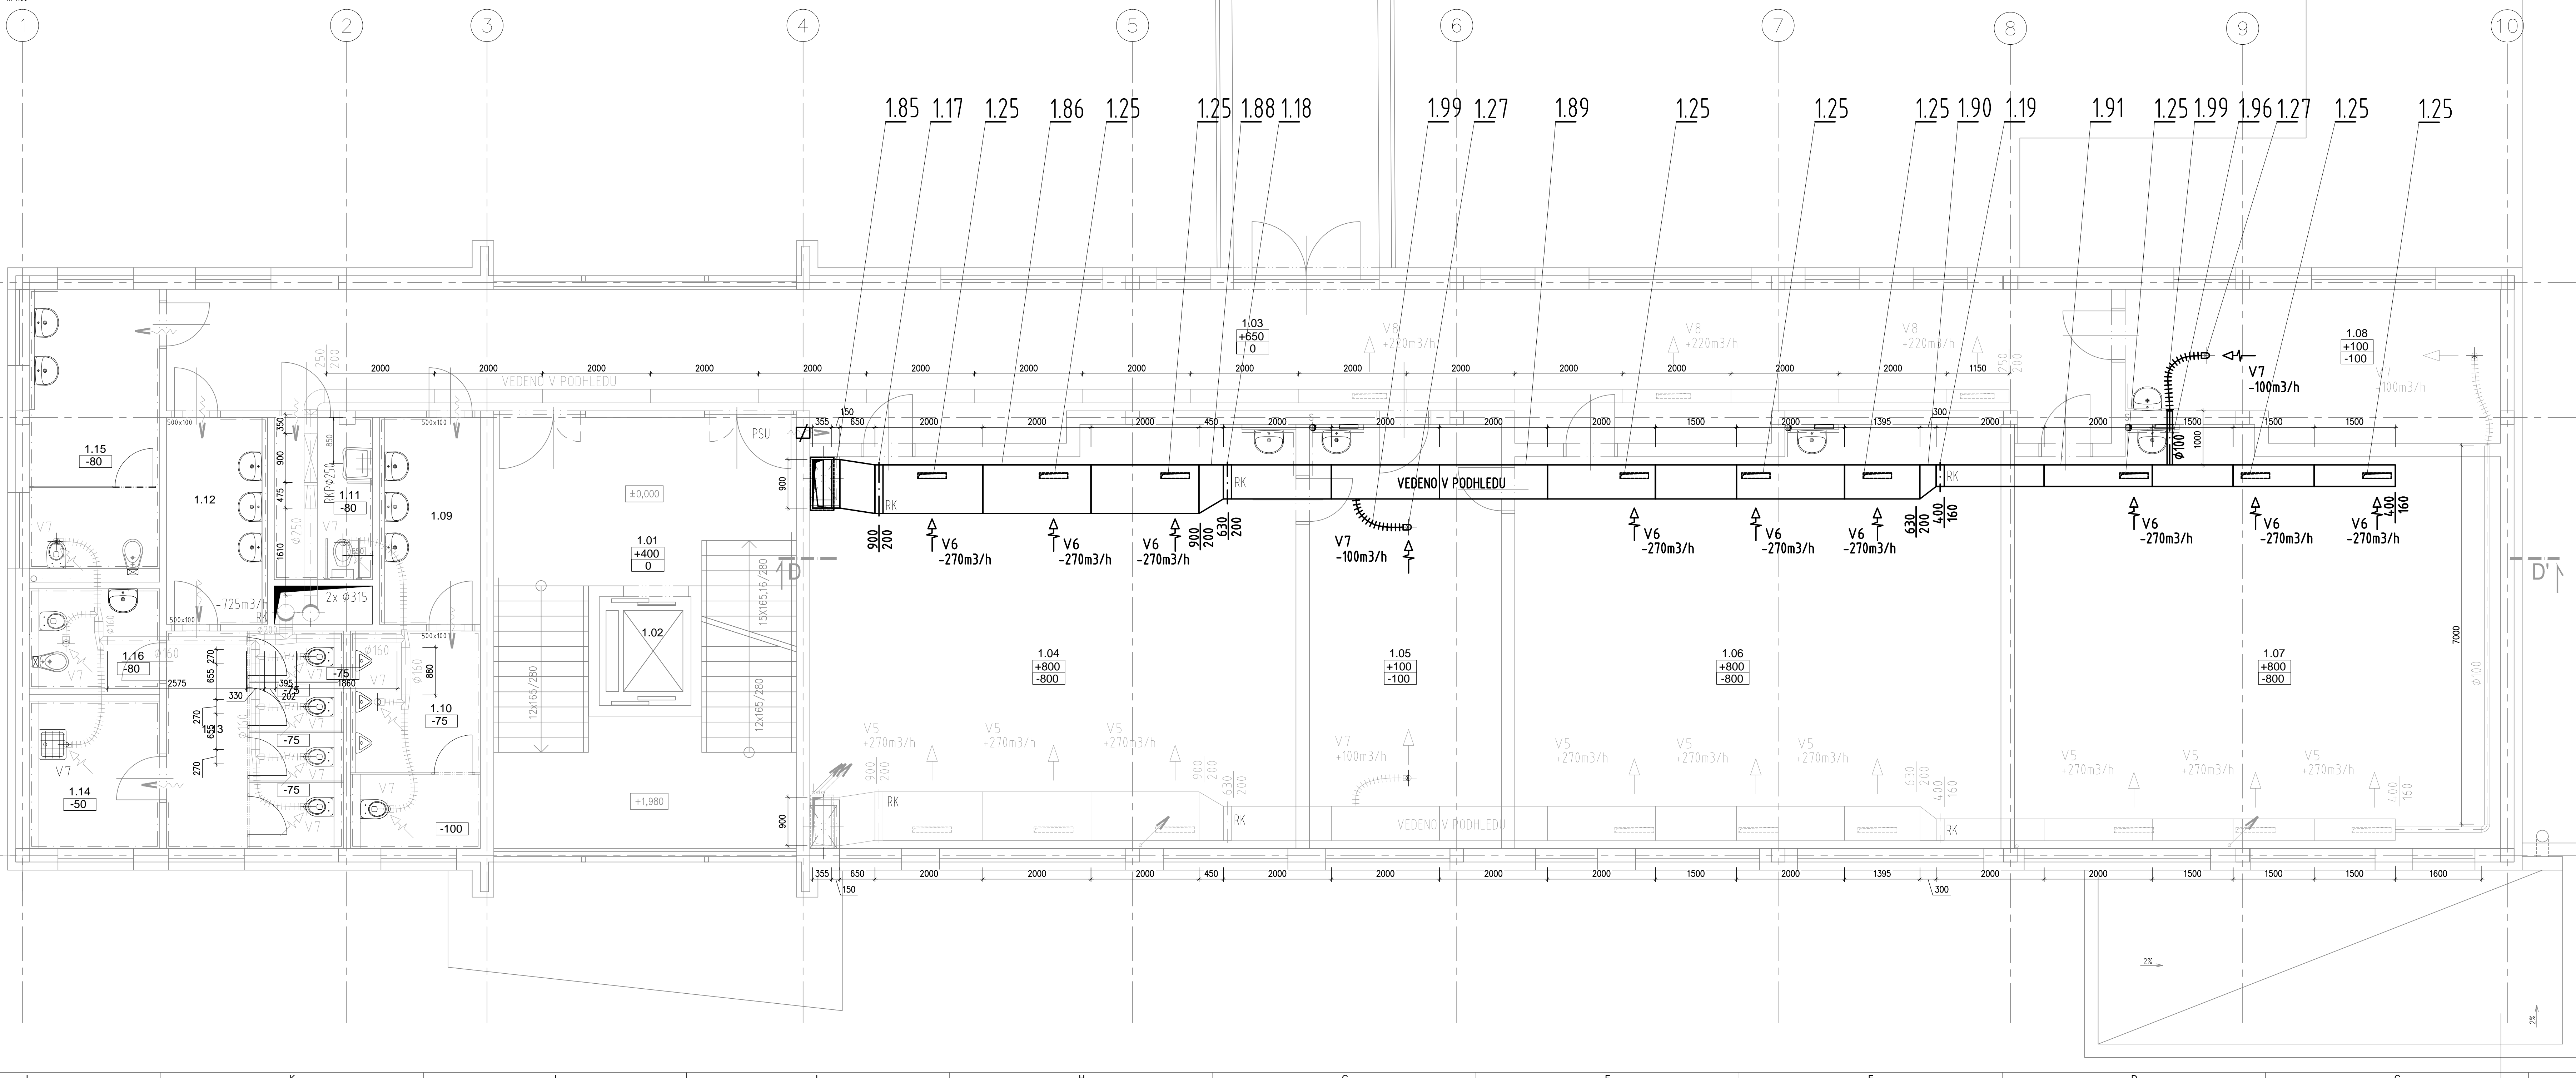

LEGENDA:

- gřevná
- přívod
- odvod
- odskok
- spodní hrana od podlahy
- horní hrana od podlahy
- horní hrana od stropu
- číslo potrubí
- možnosti přívodního vzduchu v m³/h
- možnosti odvodního vzduchu v m³/h
- směr proudění vzduchu
- TEPELNÁ IZOLACE POTRUBÍ
- AKUSTICKÁ IZOLACE POTRUBÍ
- POŽÁRNÍ IZOLACE POTRUBÍ
- VZT 1 - odvod
- VZT 1 - sání
- VZT 1 - výfuk
- VZT 2 - odvod
- VZT 2 - přívod
- VZT 2 - výfuk
- řeka potrubí
- REGULAČNÍ KLAPKA S SERVOPOHONEM
- RUČNÍ REGULAČNÍ KLAPKA
- PROTIPOŽÁRNÍ KLAPKA
- REGULÁTOR VARIABILNÍHO PRŮTOHU
- REGULÁTOR KONSTANTNÍHO PRŮTOHU
- TLUMĚNÍ HLUKU
- ZPĚTNÁ KLAPKA SAMODIŠNÍ
- POŽÁRNÍ STĚNOVÝ UZÁVĚR
- číslo zařízení



- PROJEKCE
- ENGINEERING
- REALIZACE STAVEB

Objednatel	Město BEROUN, Husovo nám. č.p. 88, 288 43 BEROUN – CENTRUM
Zakázka	PŘÍSTAVBA PAVILONU /odborné učebny/ 2. ZÁKLADNÍ ŠKOLA BEROUN
Stupeň	Dokumentace pro výběr zhotovitele /DVT/
Objekt	D. Dokumentace stavebního objektu
Část	D.1.4.2 – Větrací technika a ohřevání
Díl	Název výkresu
Půdorys 1. NP – VZT 1 přívod/odvod	Formát 16x A4 Měřítko 1:50
Seznam	Číslo výkresu D.1.4.2 14