



KANALIZAČNÍ ŠACHTA

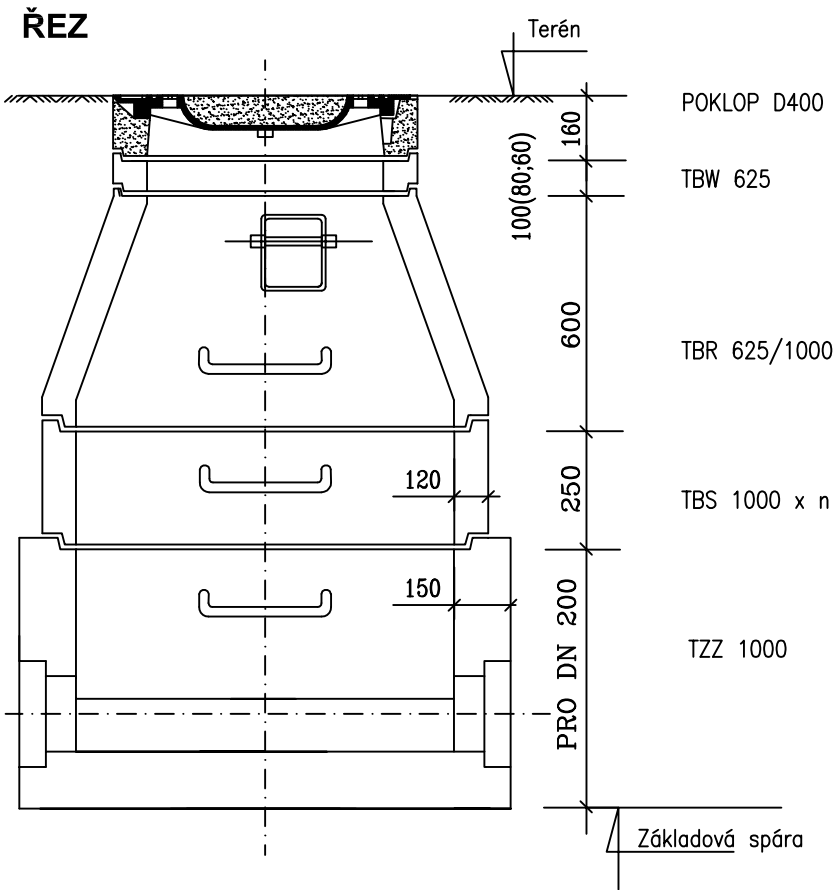

PŮDORYSY SPODNÍ ČÁSTI ŠACHTY

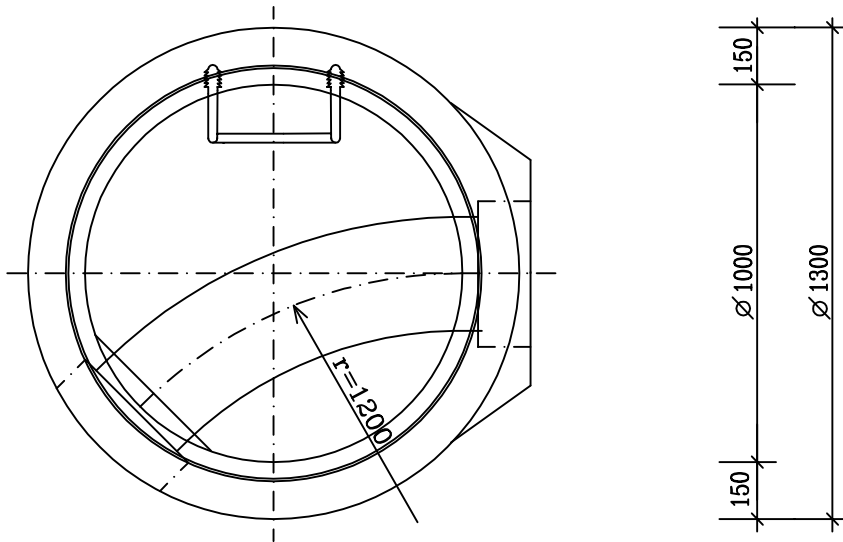

stavebník: Město Beroun Husovo náměstí 68 266 01 Beroun	generální projektant: Ing. arch. MgA Alena Korandová Polní 2040, 266 01 Beroun	projekt: Park Homolka Beroun, 2. etapa parc.č. 1410/63, 1410/64, 1410/73, 1410/94,1410/231, 1410/232 a další, k.ú. Beroun	stupeň: DSP / DPS
			datum: 2024-01
	projektant části: Ing. Mojmir Hnilica Ke Zdeři 7, Praha 16 mojmir.hnilica@seznam.cz	název dokumentu: odvodnění komunikací	část: D.2
			měřítko: 1:25
		příloha: KANALIZAČNÍ ŠACHTA	kód: D.2.6